


ПРОЕКТ ГЕНЕРАЛЬНОГО ПЛАН  
Ивановского сельского поселения  
Старорусского муниципального района Новгородской области  
Положение о территориальном планировании  
Карта планируемого размещения объектов местного значения поселения

городское  
поселение  
город Старая  
Русса

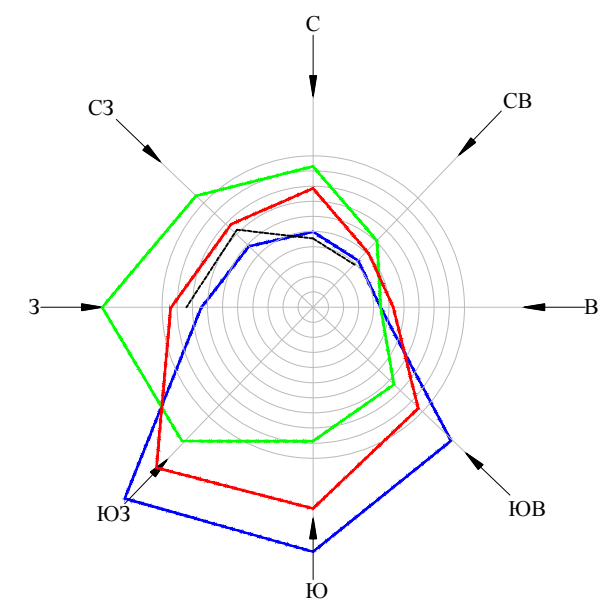

Экспликация

Объекты капитального строительства

сущ.	Планируемые
1	Здание администрации
2	Школа
3	Детский сад
4	Учебный полигон (автодром)
5	Садовый питомник
6	Магазин
7	Медпункт
8	Пилорама
9	Молочная ферма
10	Загон (разрушен)
11	Склад
12	Стоянка с/х машин
13	ГСМ
14	Скважина
15	ПМК (разрушено)
16	Котельная
17	Водонапорная башня
18	Очистные сооружения (разрушены)
19	Песчаный карьер (ликвидируется)

1	Магазин
2	Птицеводческая ферма на 320 гусей
3	Туристическая база
4	Очистные сооружения
5	Развитие водного транспорта
6	Спортивная рыбалка
7	Свиноводческий комплекс на 12 тыс. голов
8	Оборудованный пляж

Великосельское  
сельское  
поселение

Новосельское  
сельское  
поселение

Великосельское  
сельское  
поселение

Новосельское  
сельское  
поселение

Функциональные зоны

сущ.	проект.
<b>Зона градостроительного использования</b>	
	Зона застройки индивидуальными и малоэтажными жилыми домами
	Зона обслуживания населения
<b>Сельскохозяйственного использования</b>	
	Зона сельскохозяйственного использования
<b>Зона производственного назначения</b>	
	Зона предприятий и складов V-VI классов опасности (санитарно-защитные зоны – до 100 м)
	Зона предприятий и складов III-I классов опасности (санитарно-защитные зоны - 300, 500, 1000 и более метров)
<b>Зона рекреационного назначения</b>	
	Территории покрытые лесом
	Зона природных ландшафтов
	Зона активного отдыха в парках
<b>Зона специального назначения</b>	
	Кладбища

Условные обозначения

	Граница муниципального района
	Граница городского поселения
	Граница сельского поселения
	Граница населенного пункта
	Автоматриаль местного значения
	Дороги
	Земли водного фонда
	Белота
	Автозаправочная станция

Инженерная инфраструктура:

существующая	проект
	ЛВ 110 кВ
	ЛВ 35 кВ
	Трансформаторная подстанция
	Газопровод
	Магистральный газопровод в.д. 5,4 МПа
	Газораспределительный пункт
	Понижения газовый пункт
	Котельная
	Водопровод
	Канализация
	Канализационные очистные сооружения с биологической очисткой
	Канализационная насосная станция
	Водонапорная башня
	Скважина

					221/24.12.13-ГП					
					Генеральный план					
					Ивановского сельского поселения					
					Старорусского муниципального района Новгородской области.					
Изм.	Кол.уч.	Лист.	Ил. док.	Подп.	Дата	Карта планируемого размещения объектов местного значения поселения	Студия	Лист	Листов	
							ГП	3	5	
Сей. директор	Шихарина А.В.									
Рук. проекта	Шихарина Е.С.									
Разработал	Шерстобитова А.А.									
					Масштаб 1:30000			ООО "География"		

Поддорский  
район